



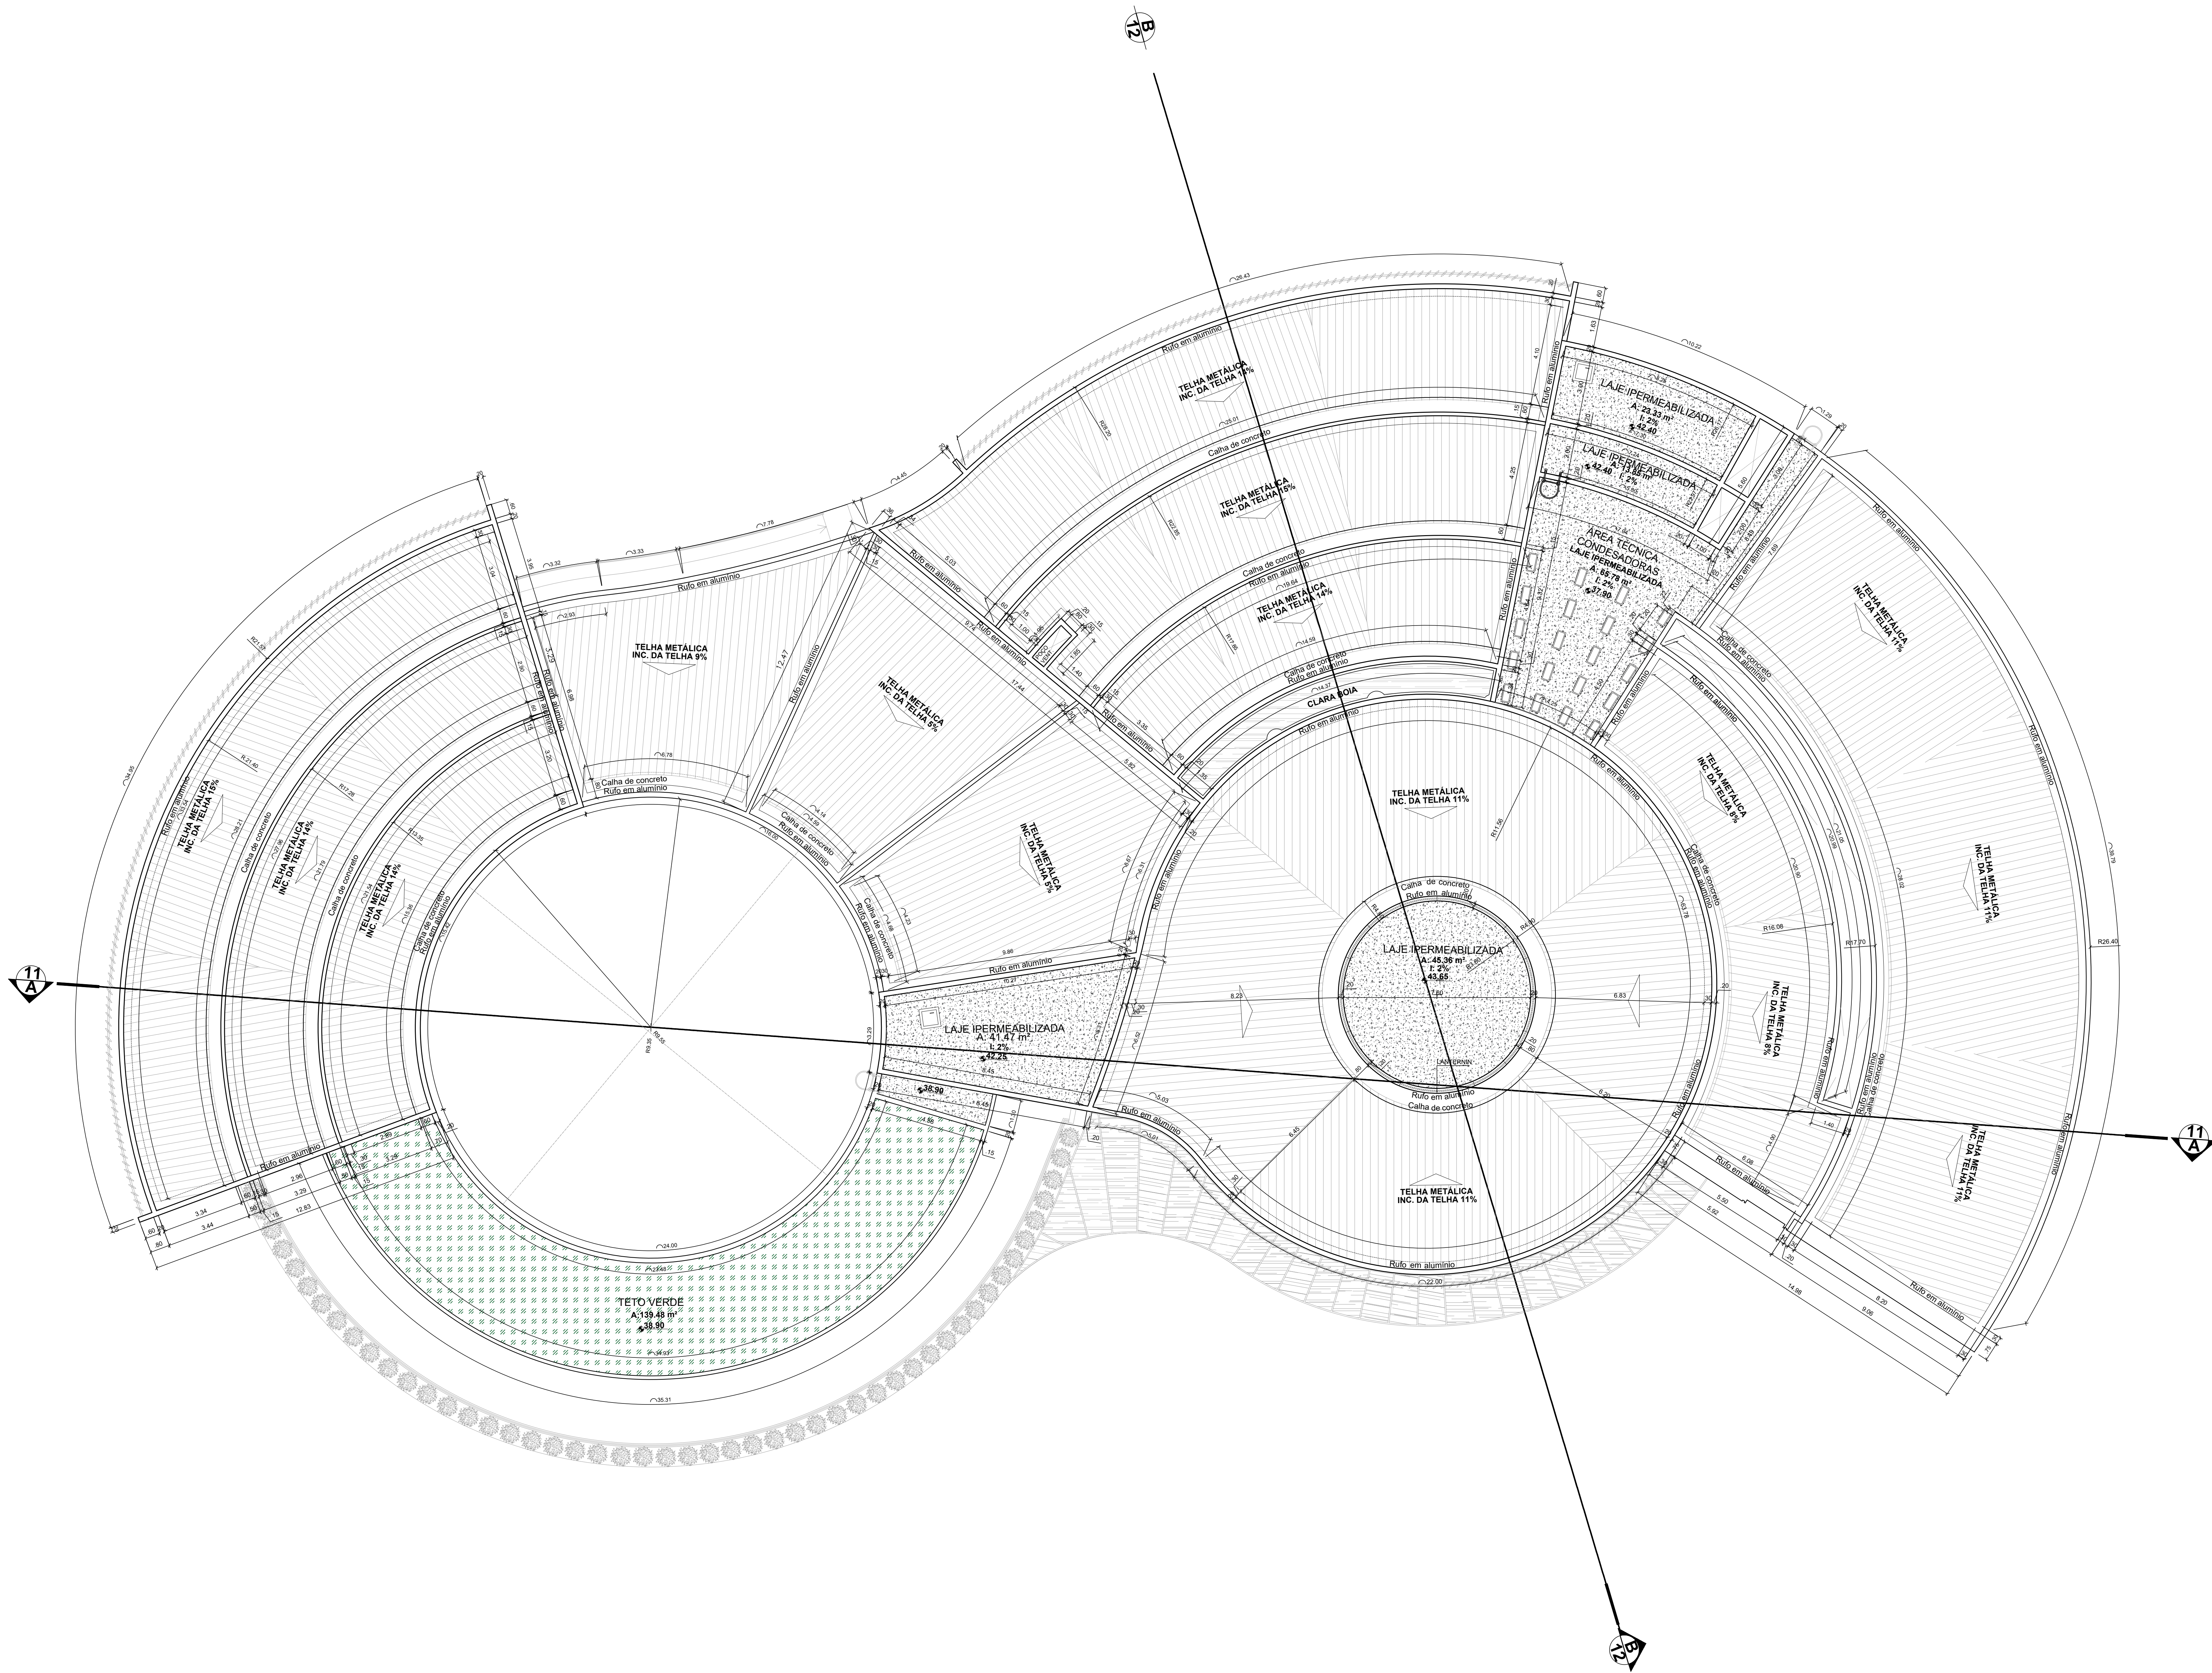

Especificação Reservatório	
Área do Reservatório superior: 141.600 L	
Área do Reservatório Inferior: 94.400 L	
Total= 236.000l	Reserva técnica de incêndio
	RTI: 36.000 L

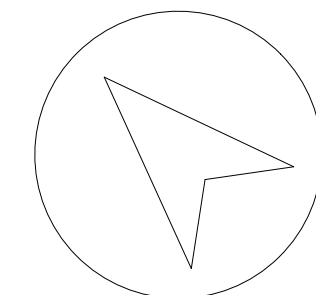

1 Planta baixa - Chave
Escala 1/ 2750

2 PLANTA DE COBERTURA
Escala 1/ 100

INSTITUIÇÃO: UNIVERSIDADE SALVADOR- UNIFACS	PROJETO CAMPUS UNIVERSITÁRIO EM CAMAÇARI	AValiação N2
CURSO: ARQUITETURA E URBANISMO	PLANTA DE COBERTURA	DATA: 2023.2
DISCIPLINA: TFGII- TRABALHO FINAL DE GRADUAÇÃO	ORIENTADOR: MARCIA REIS	PROFESSOR: 1:2750
DISCENTES: DANIELE CARNEIRO DOS SANTOS NUNES	ENGENHEIRO: AVENIDA CAMAÇARI, BAIRRO RESERVA CAMAÇARI, CAMAÇARI-BA	06 1:100
		20